


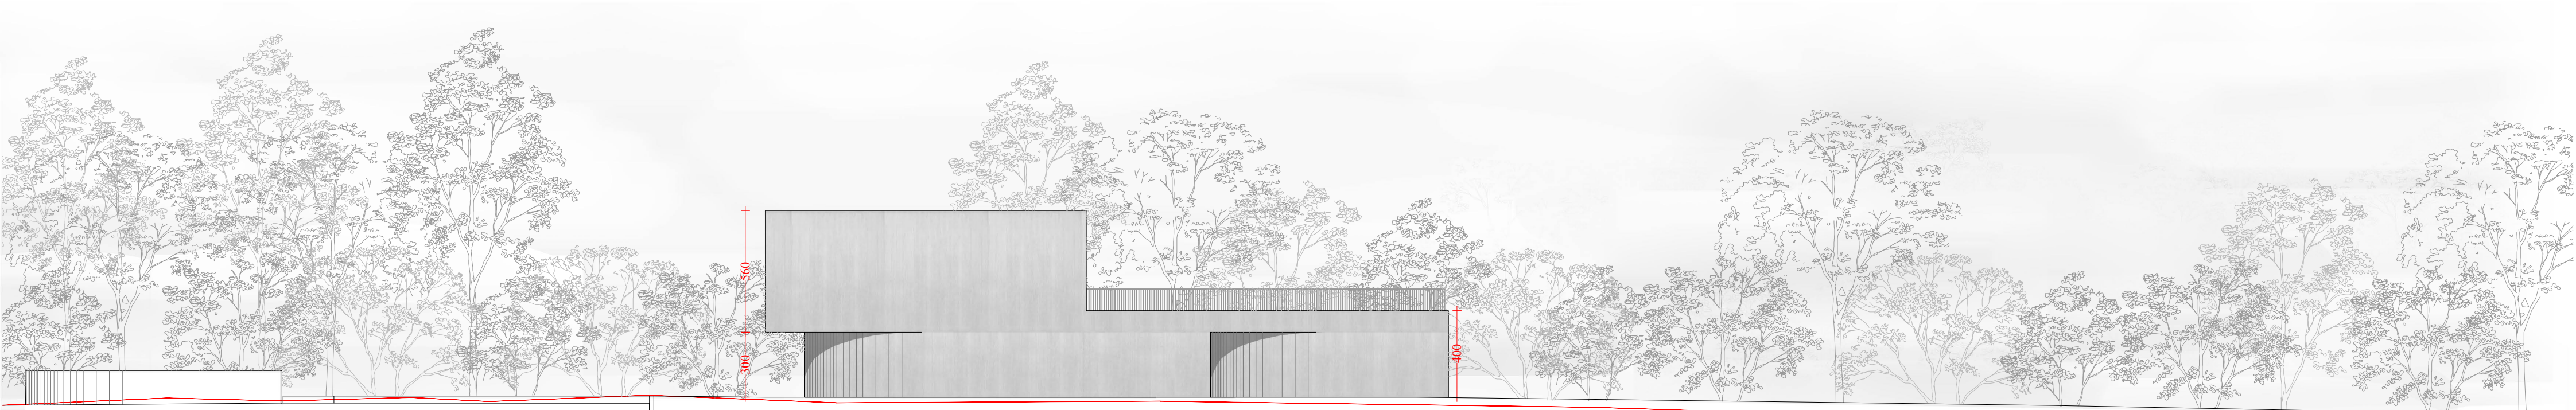

PROSPETTO NORD



PROSPETTO SUD



PROSPETTO OVEST



PROSPETTO EST

COMMITTENTE



ATS
ALTO TREVIGIANO
SERVIZI SPA

via Schiavonesca Priula, 86
31044 Montebelluna (TV)
C.F. / P.IVA 04163490263

PROGETTISTI

R.T.P.
GOBBO ARCHITETTI
ARCH. ROBERTO GOBBO
ARCH. ENRICO GOBBO

COLLABORATORI
ARCH. GIULIA MOELAME
ARCH. IRENE PIVATO

via Alcardo Aleardi, 20/A
31100 Treviso
tel. +39 0422 423955
info@gobboarchitetti.it

STRUTTURE
ING. ANDREA RIGATO

IMPIANTO MECCANICO
STUDIO ZAMBON GIANNI
PER. IND. GIANNI ZAMBON

IMPIANTO ELETTRICO
STUDIO EVYN
PER. IND. GIOVANNI DALLA BETTA

COORDINATORE
PER LA SICUREZZA
GEOM. LIVIO TORRESAN



COMUNE DI CARBONERA
PROVINCIA DI TREVISO

NUOVA COSTRUZIONE DI EDIFICIO AUSILIARIO
AD IMPIANTO DI DEPURAZIONE DELLE
ACQUE REFLUE ADIBITO AD USO
TECNICO/AMMINISTRATIVO
Via Bianchini, 8 - Carbonera - TREVISO

IPOTESI DI OTTIMIZZAZIONE
DEL PROGETTO DEFINITIVO
PRESENTATO IL 03.03.2022

Progetto

Titolo

04_21

Ipotesi di Ottimizzazione - Prospetti

Elaborato

Tav. 3.3

Nome file

Tav. 3.1-2-3_Ottimizzazione_Piante, prospetti, sezioni. dwg

Data

22/05/2019

Scala 1:200

Aggiornato

18/05/2022